




図面番号	図面名称	縮尺
500	表紙	No SCALE
501	図面表	No SCALE
502	特設仕様書	No SCALE
503	設備概要図	No SCALE
504	室内配管図	1:500
505	内配管設備概要図	No SCALE
506	1階 衛生設備平面図	1:200
507	2階	1:200
508	3階・塔屋1階・塔屋2階	1:200
509	1階 (通気管)	1:100
510	1階 (通気管)	1:100
511	設備表	No SCALE
512	1階 便所詳細図	1:30
513	1階	1:30
514	2・3階	1:30
515	体育館	1:30
516	1階廊下・特設設備・機房等詳細図	1:30
517	1階昇降口廻り詳細図	1:50
518	2階廊下等 詳細図	1:30
519	2階廊下等	1:30
520	2階廊下等	1:30
521	2階各等設備・図書室 詳細図	1:30
522	塔屋水構・消火水構廻り詳細図	1:50
523	塔屋中庭設備レイアウト図	1:50
524	塔屋等 設備室 付設備詳細図	1:50
525	井水構・井戸・消火水構廻り詳細図	1:50
526	排水構 詳細図 1	1:50
527	2	1:50
528	3	1:50
529	4	1:50

図面番号	図面名称	縮尺
530	給水設備平面図	1:500
531	消火設備器具配図	No SCALE 1:10
532	屋外便所 詳細図	1:30
533	実地台	1:20

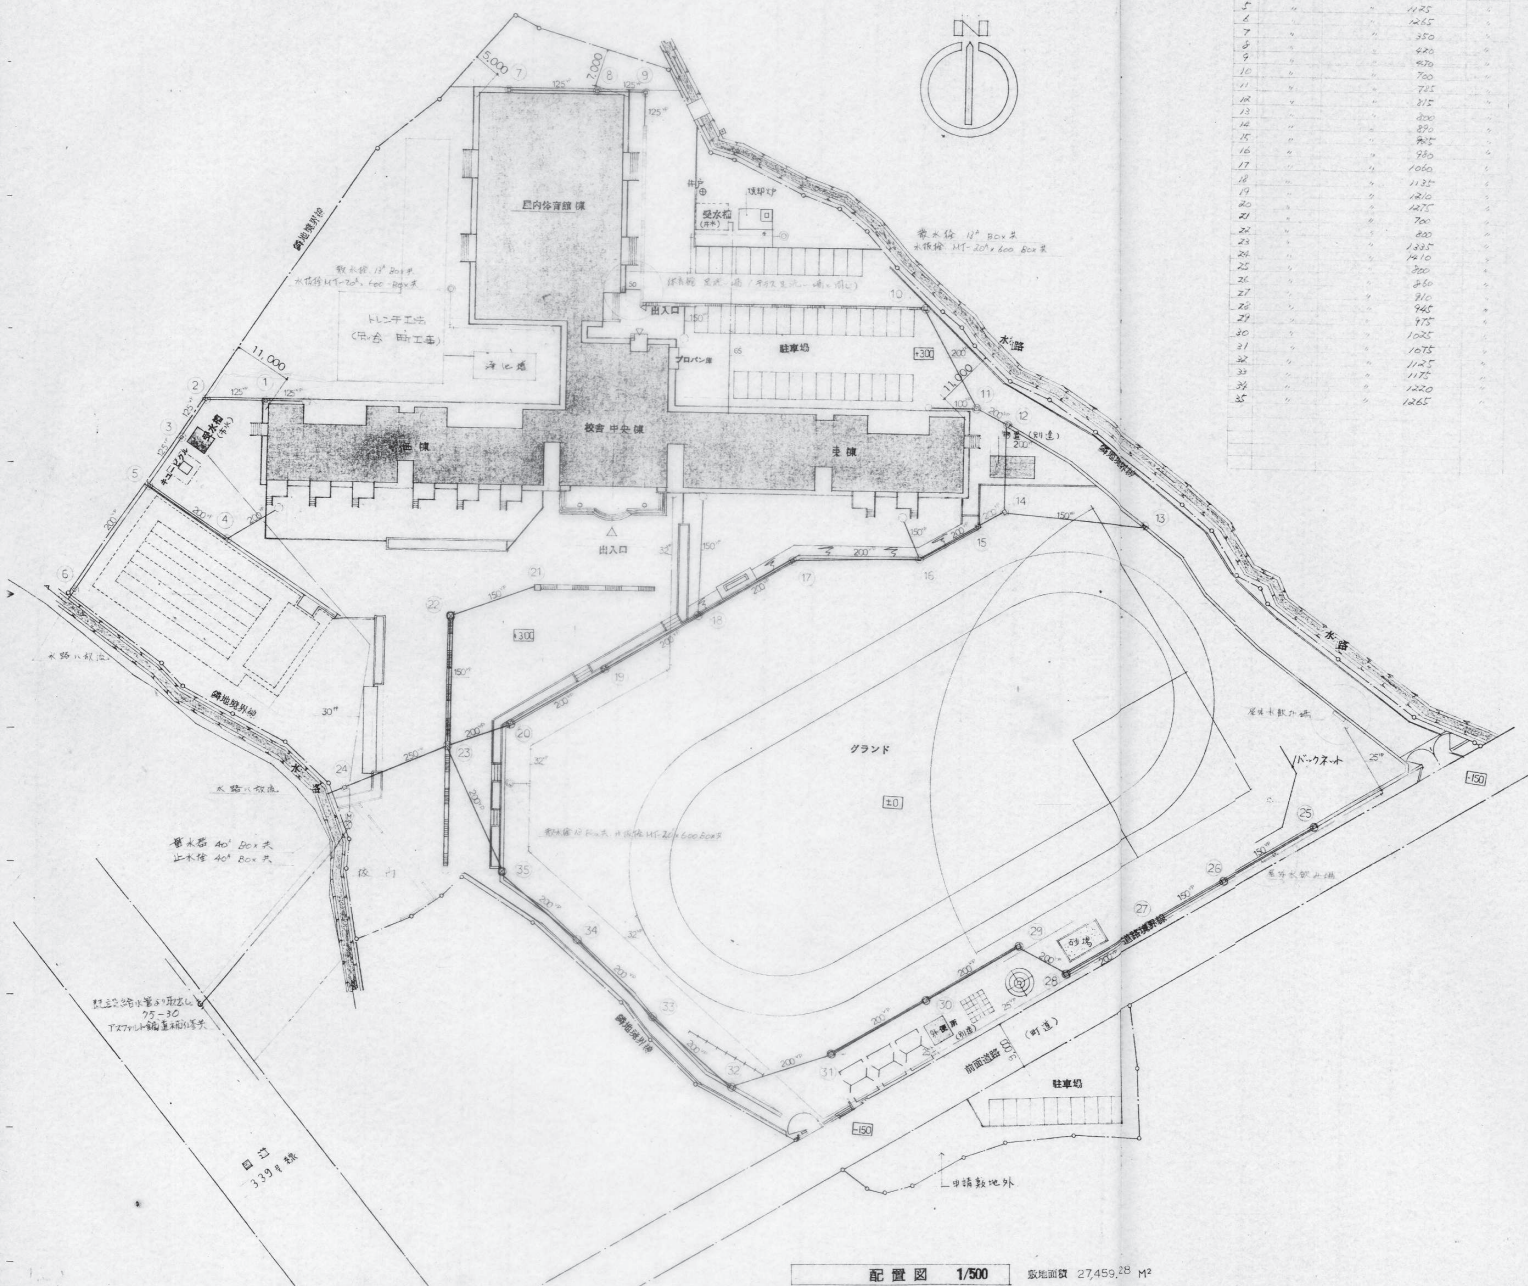

材料リスト


品名	単位	数量	単位	数量
1	コンクリート	500	m³	770
2	鉄筋	100	kg	14400
3	土	100	m³	100
4	砂	100	m³	100
5	石	100	m³	100
6	木材	100	m³	100
7	ガラス	100	m²	100
8	タイル	100	m²	100
9	瓦	100	m²	100
10	屋根材	100	m²	100
11	床材	100	m²	100
12	壁紙	100	m²	100
13	天井材	100	m²	100
14	照明	100	個	100
15	空調	100	台	100
16	給排水	100	m	100
17	電気配線	100	m	100
18	暖房	100	m	100
19	通風	100	m	100
20	遮音	100	m	100
21	防犯	100	m	100
22	防火	100	m	100
23	防虫	100	m	100
24	防湿	100	m	100
25	防臭	100	m	100
26	防音	100	m	100
27	防振	100	m	100
28	防熱	100	m	100
29	防寒	100	m	100
30	防風	100	m	100
31	防雪	100	m	100
32	防雹	100	m	100
33	防霧	100	m	100
34	防雨	100	m	100
35	防露	100	m	100

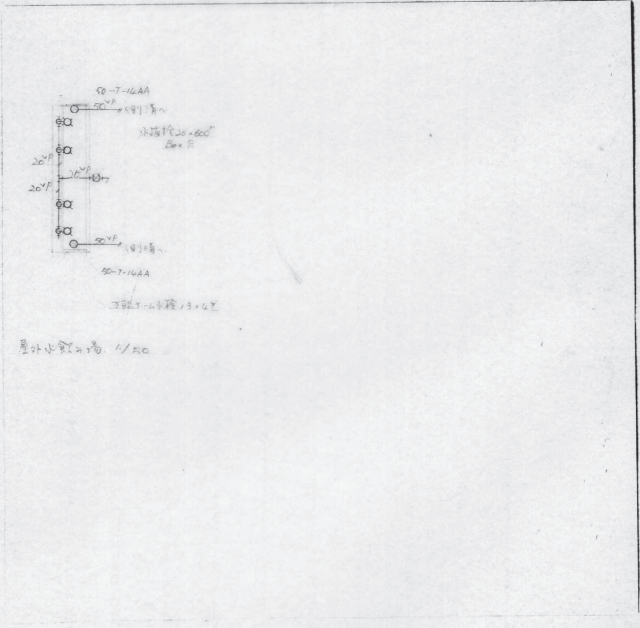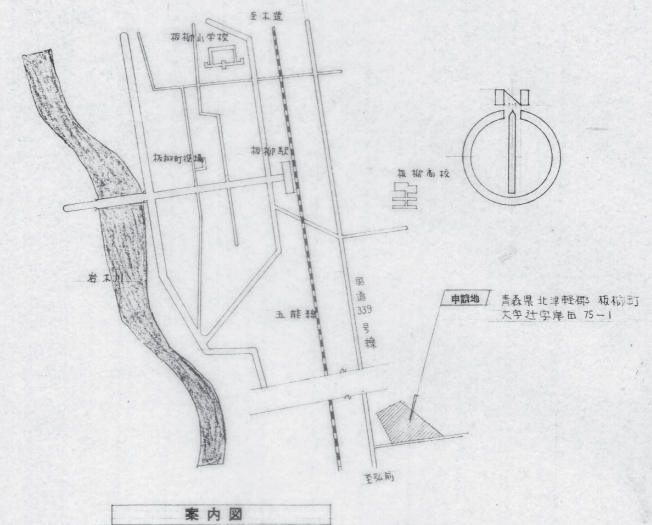



配置図 1/500 敷地面積 27,459.28 m²

号	名	数	材	質	備
	給 水 管	1	塩ビライニング鋼管 (G)		屋内
PP	給 水 管	1	ポリエチレン管		屋外
	給 水 管	1	塩ビライニング鋼管 (H)		
	給 水 管	1	塩ビライニング鋼管 (白)		屋内
PP	給 水 管	1	ポリエチレン管		屋外
	給 水 管	1	塩ビライニング鋼管 (H)		
	給 湯 管	1	銅 管		
1	屋 内 排 水 管	1	排水用鉄管		メカニカル
1	屋 内 排 水 管	1	配管用炭素鋼鋼管 (H)		
	通 気 管	1	配管用炭素鋼鋼管 (H)		
5	ボ イ ラ 管	1	配管用炭素鋼鋼管 (H)		
11	消 火 管	1	配管用炭素鋼鋼管 (H)		
1	ド レ ン 管	1	配管用炭素鋼鋼管 (H)		
12	屋 外 汚 水 排 水 管	1	硬質塩化ビニル管		
12	屋 外 汚 水 排 水 管	1	ビ ョ ー ム 管		
12	仕 切 弁	1			
12	逆 止 弁	1			
12	防 振 接 手	1			
12	床 上 無 脚 口	1			
12	床 排 水 金 網	1			
12	ベンドジョイント (埋込)	1			
12	汚 水 1 割	1			防臭逸付
12	排 水 1 割	1			防臭逸付
12	排 水 1 割	1			トワップ付
12	排 水 1 割	1			給子逸付


型名	仕 様	動 力
WT1	F R P製サンドイッチ構造 バッセル部 チャンセルベース付 耐震型 2000 X 2000 X 2000mm コンクリート基礎 ~ 建築工事	1
WT2	F R P製サンドイッチ構造 バッセル部 チャンセルベース付 耐震型 1500 X 2000 X 2000mm コンクリート基礎 ~ 建築工事	1
WT3	F R P製サンドイッチ構造 バッセル部 チャンセルベース付 耐震型 2000 X 2000 X 1500mm コンクリート基礎 ~ 建築工事	1
WP1	水中型 40" X 1500mm X 50" X 17.5mm 吊钩式吊钩付機	3" 200V 37KW 吊钩式吊钩付機
WP2	水中型 40" X 2000mm X 50" X 17.5mm 吊钩式吊钩付機	3" 200V 37KW 吊钩式吊钩付機
WP3	水中型 80" X 750mm X 57" X 15mm 吊钩式吊钩付機	3" 200V 15KW
WP4	水中型 100" X 950mm X 35" X 15mm 吊钩式吊钩付機	3" 200V 11 KW
WP5	水中型 100" X 1200mm X 50" X 15mm 吊钩式吊钩付機	3" 200V 15 KW

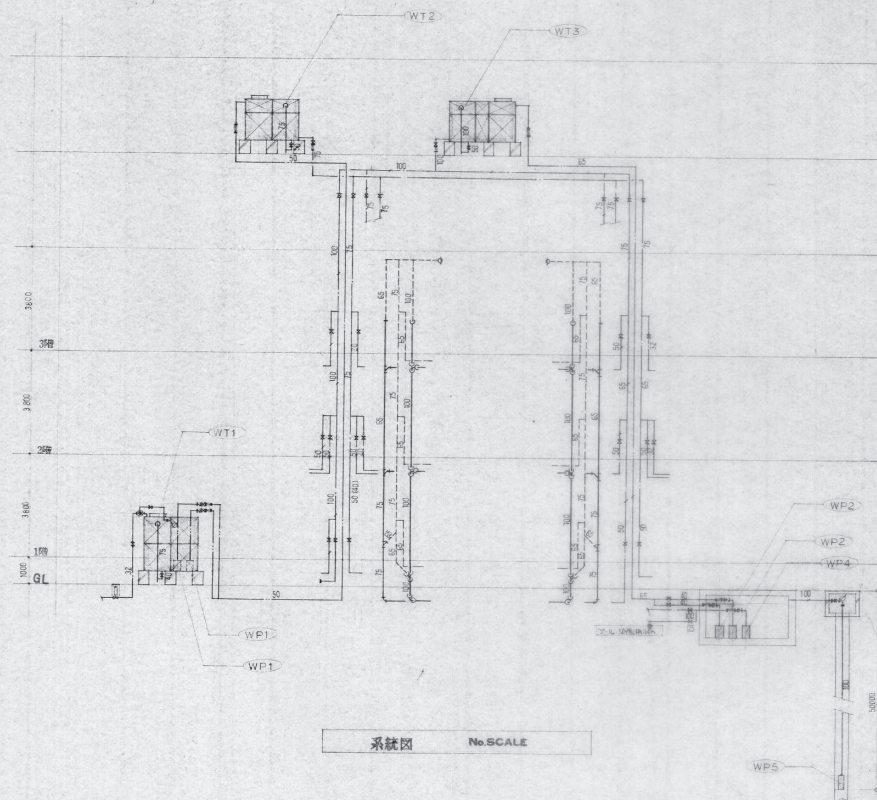

 


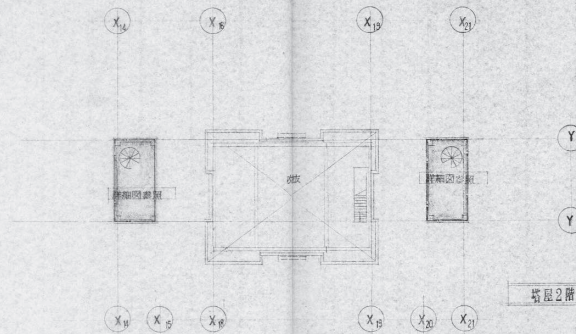

屋根2階平面図 S=1:200

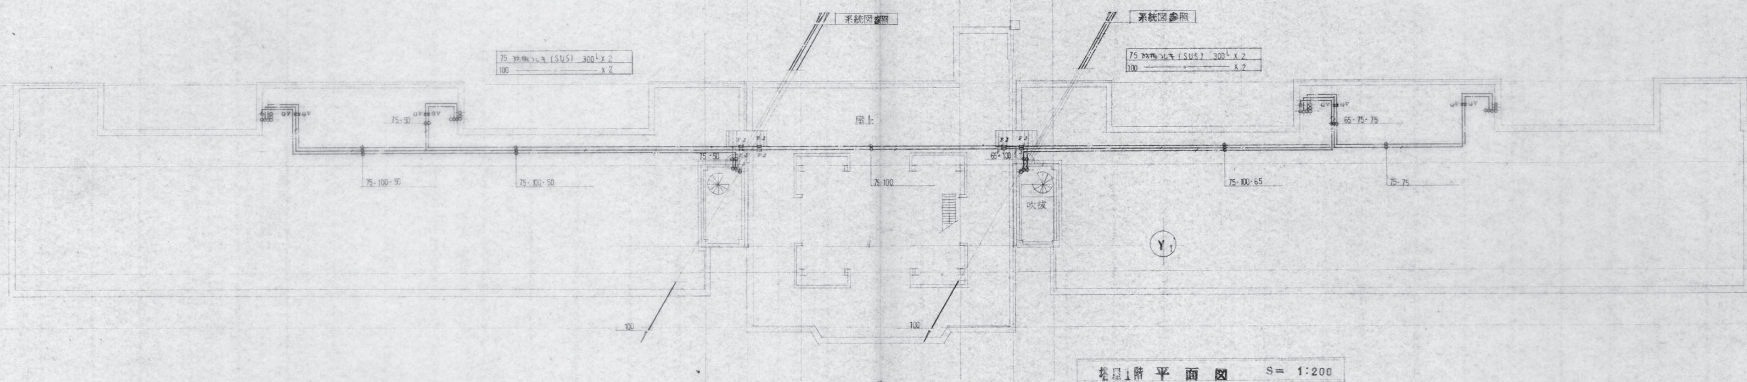

1階平面図 S=1:200

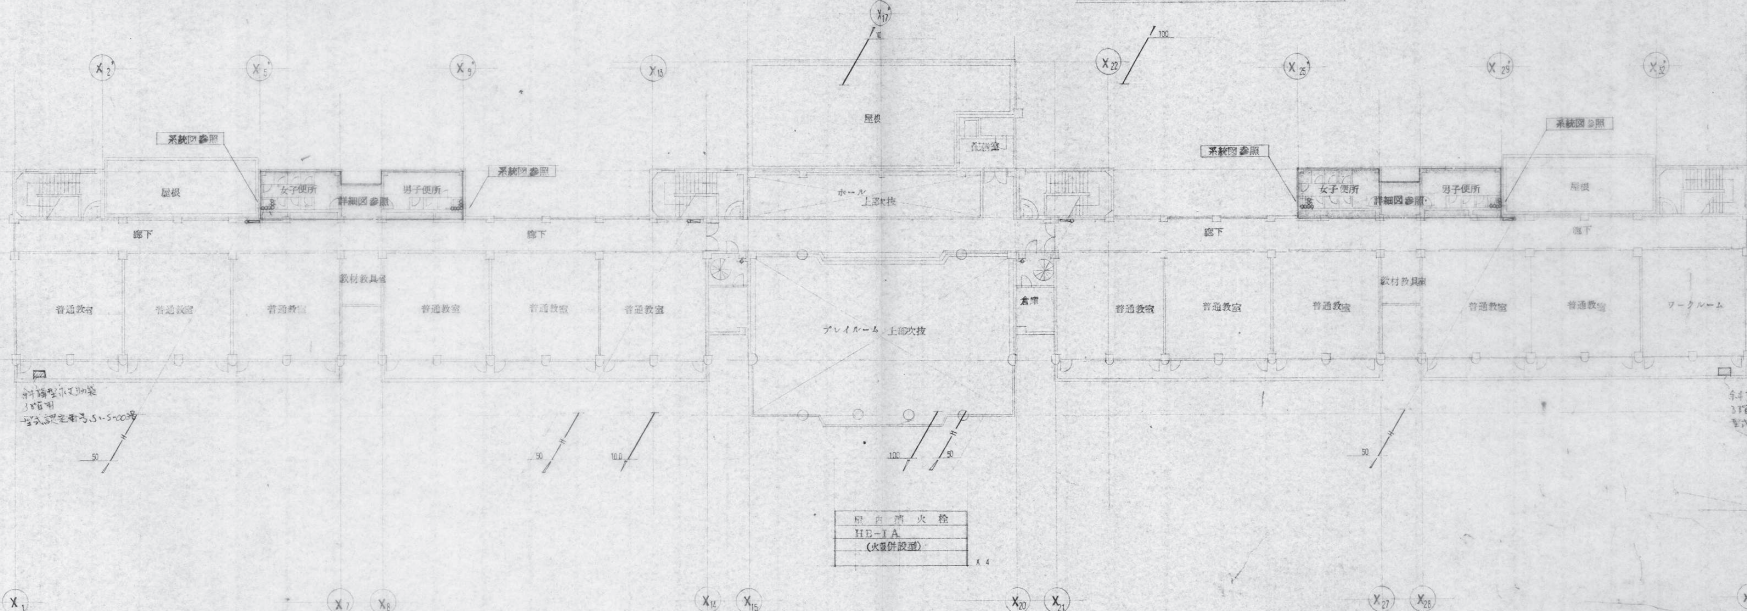

2階平面図 S=1:200